


PIANTA SECONDO LIVELLO INTERRATO

SEZIONE A QUOTA - 9,80

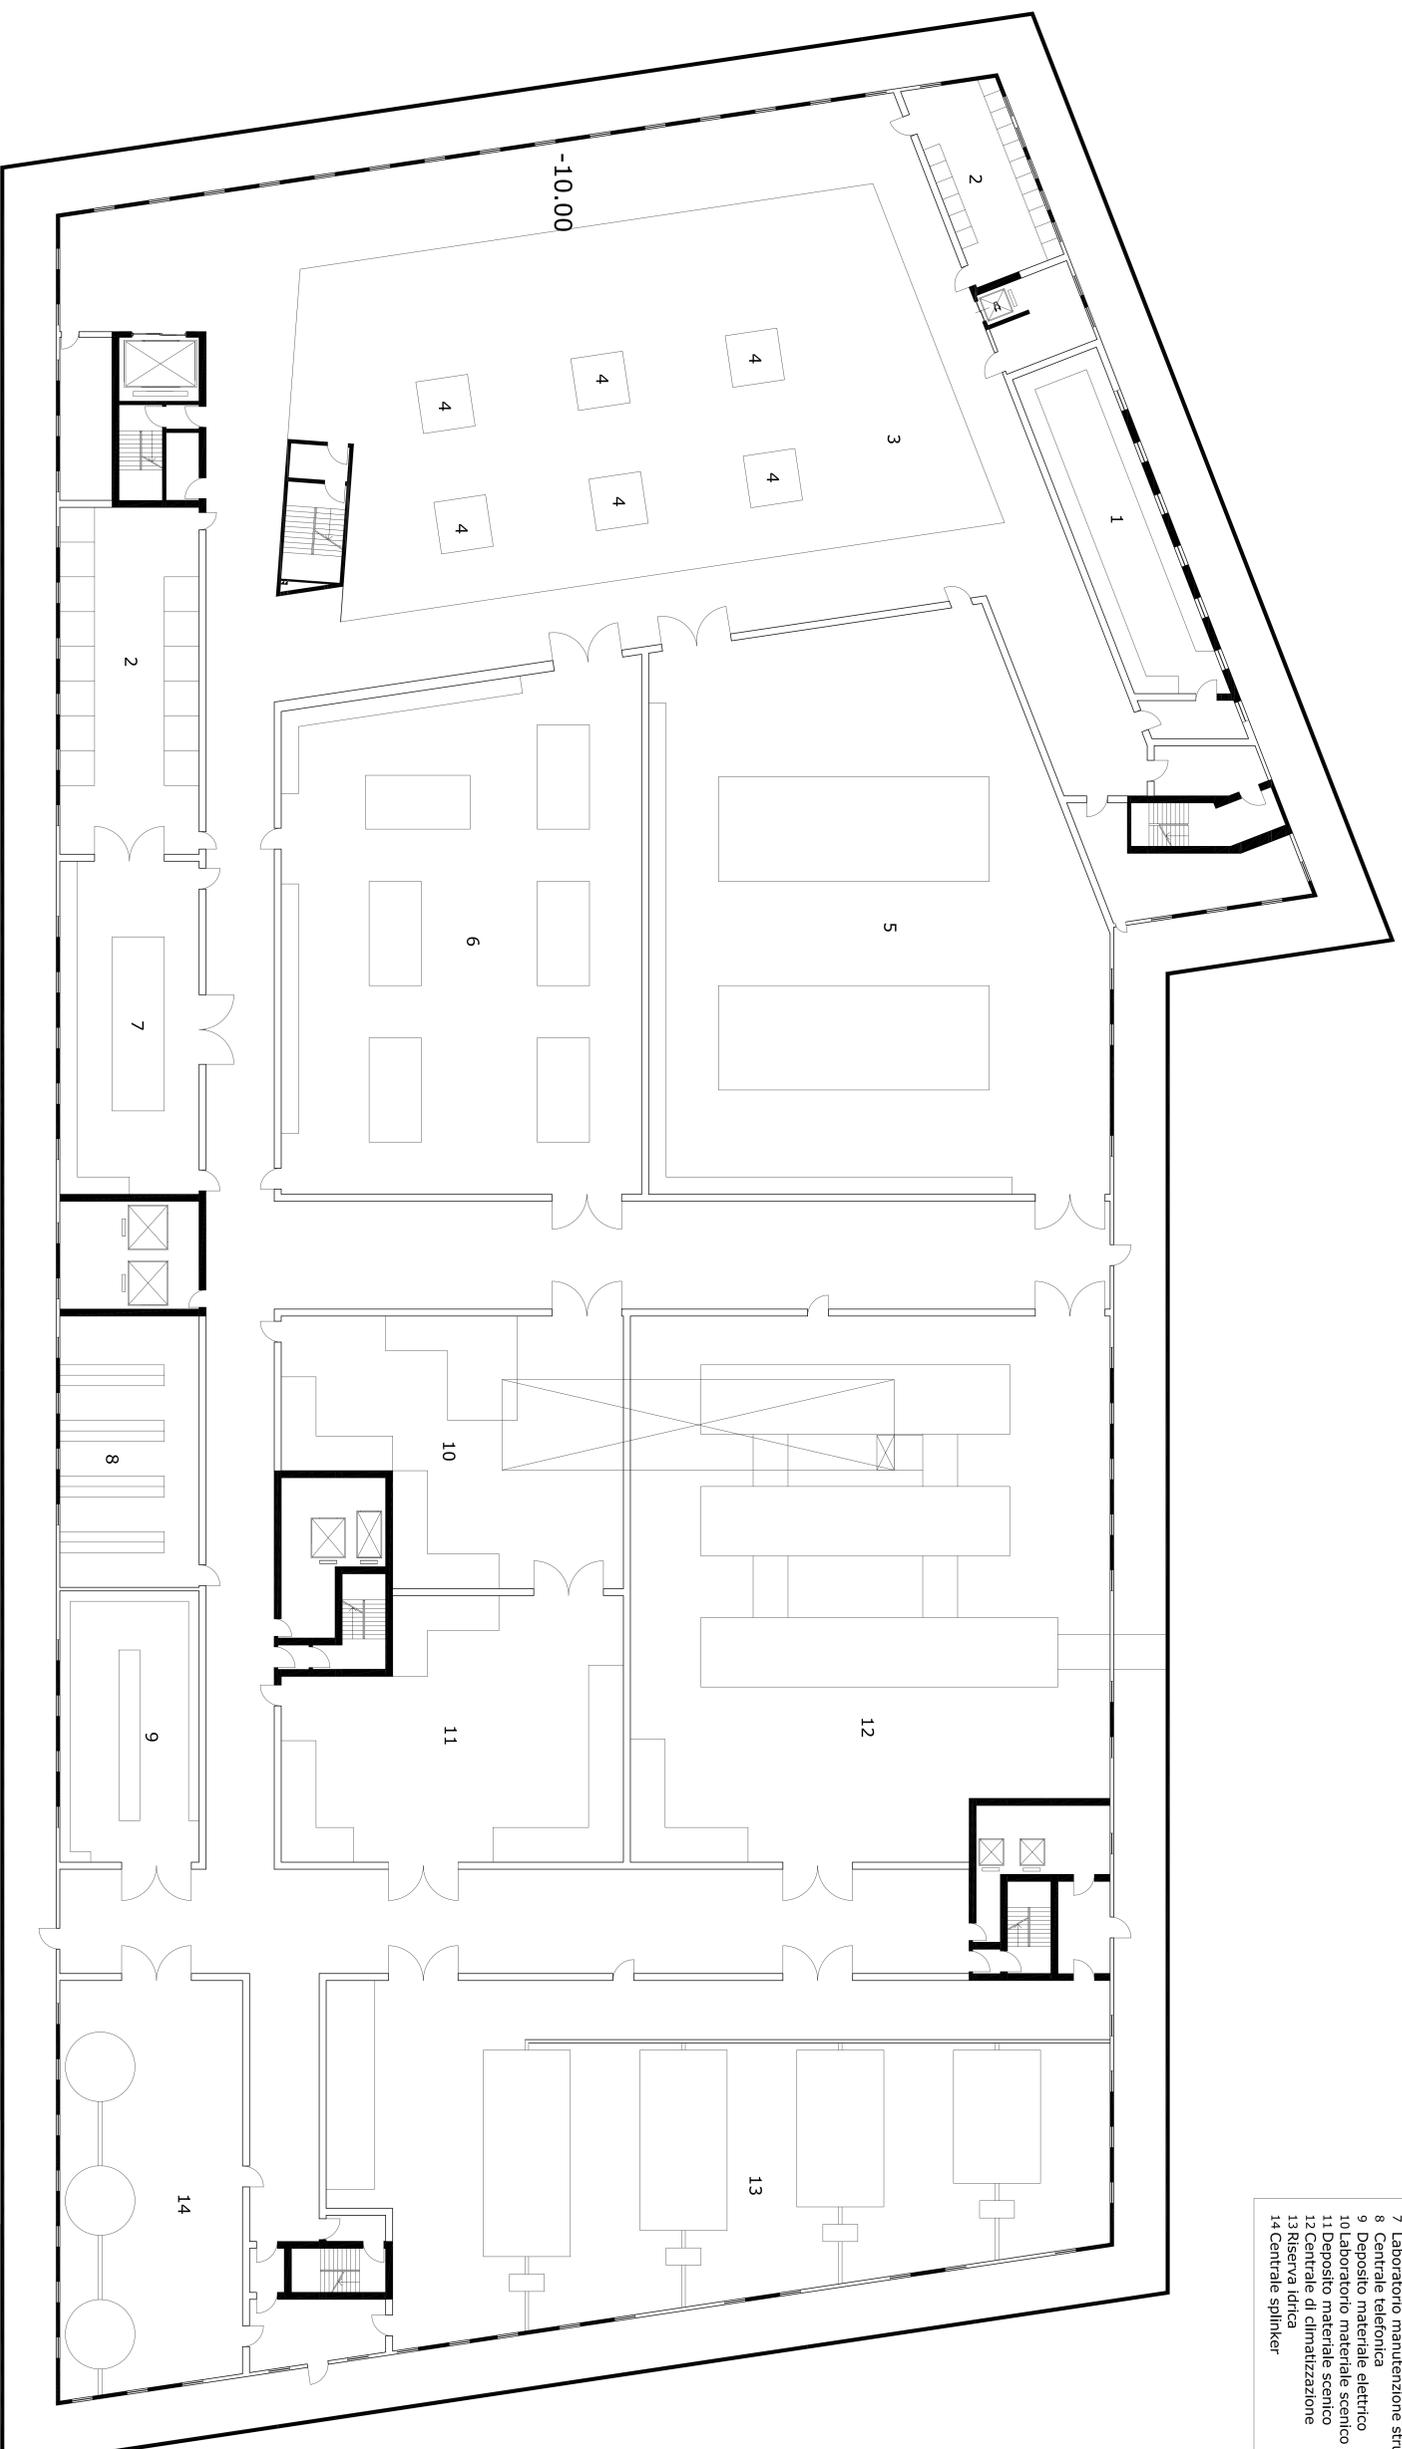

- 1 Deposito spartiti
- 2 Deposito strumenti musicali
- 3 Area sottopiano movimentazione materiali
- 4 Elevatori
- 5 Trasformatori energia elettrica
- 6 Generatori energia elettrica
- 7 Laboratorio manutenzione strumenti musicali
- 8 Centrale telefonica
- 9 Deposito materiale elettrico
- 10 Laboratorio materiale scenico
- 11 Deposito materiale scenico
- 12 Centrale di climatizzazione
- 13 Riserva idrica
- 14 Centrale split/ker



FACOLTA' DI INGEGNERIA
 CORSO DI LAUREA IN INGEGNERIA EDILE
 DIPARTIMENTO DI ARCHITETTURA ED URBANISTICA

CORSO DI ARCHITETTURA E COMP. ARCHITETTONICA 2 + LAB.
 DOCENTE: PROF. ARCH. A. Calderazzi
 Ing. Arch. D. Bosco
 STUDENTE: Lorusso Nicola Mat. 513248K

TAVOLA

Plante
 Scale: 1:200

2

ANNO ACCADEMICO 2002/2003
 Tema d'anno: Auditorium

